


平井寺トンネル有料道路（主要地方道 上田丸子線）

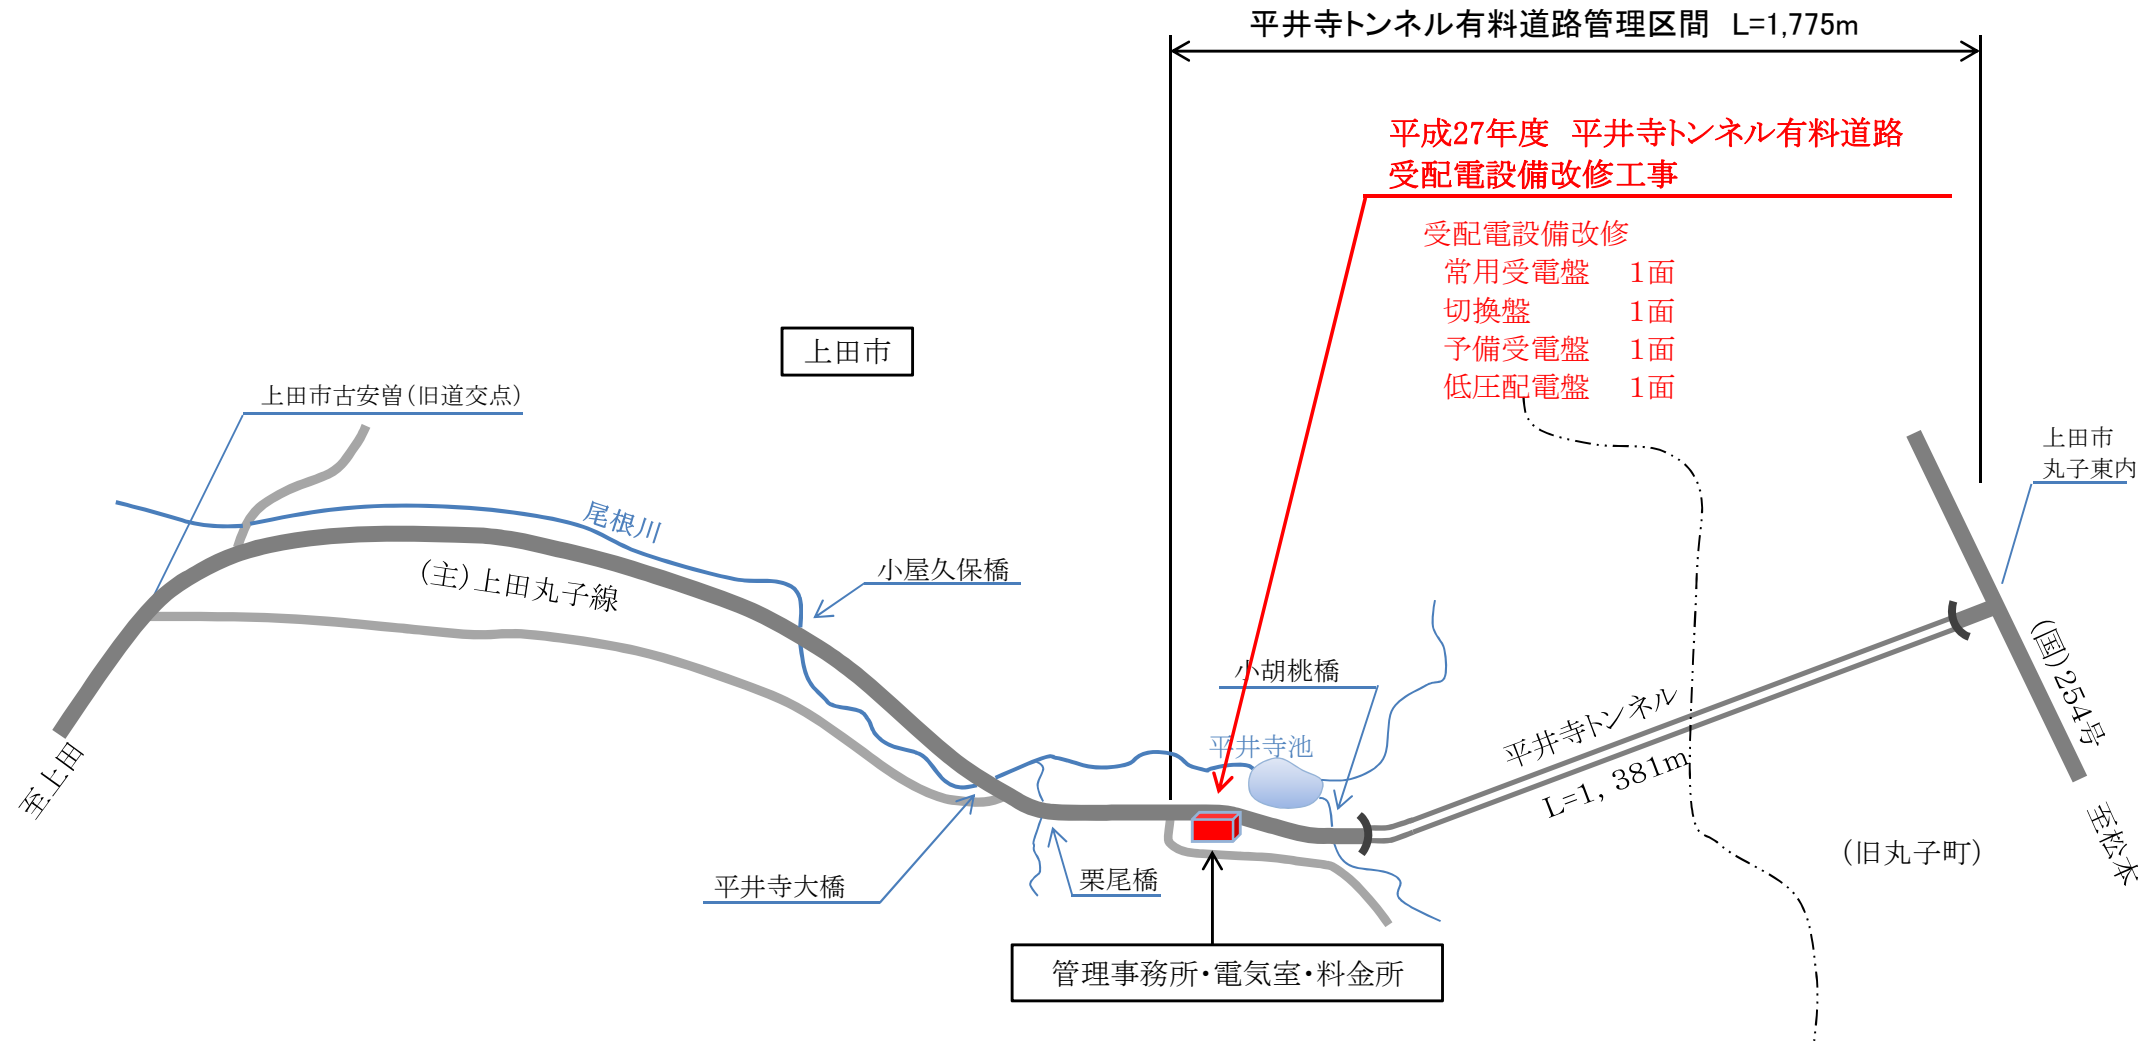

実施図

| | | | |
|---------------------------------|----|------|--|
| 平成27年度 平井寺トンネル有料道路 受配電設備改修工事 | | | |
| 施工箇所図 | 縮尺 | Free | |
| 平井寺トンネル有料道路 (主)上田丸子線 上田市 古安曾 | | | |
| 所長 | | 担当 | |
| 照査 | 設計 | 製図 | |
| 図面番号 | | 葉中之 | |
| 長野県道路公社 | | | |